
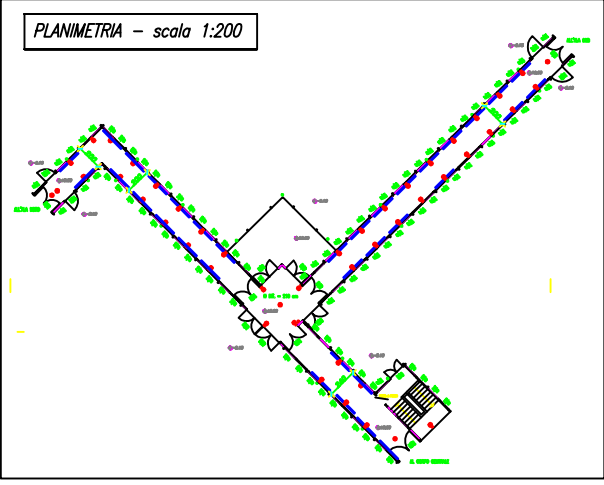



ENTRATA/USCITA SEZ. ROSSA

GRIMM

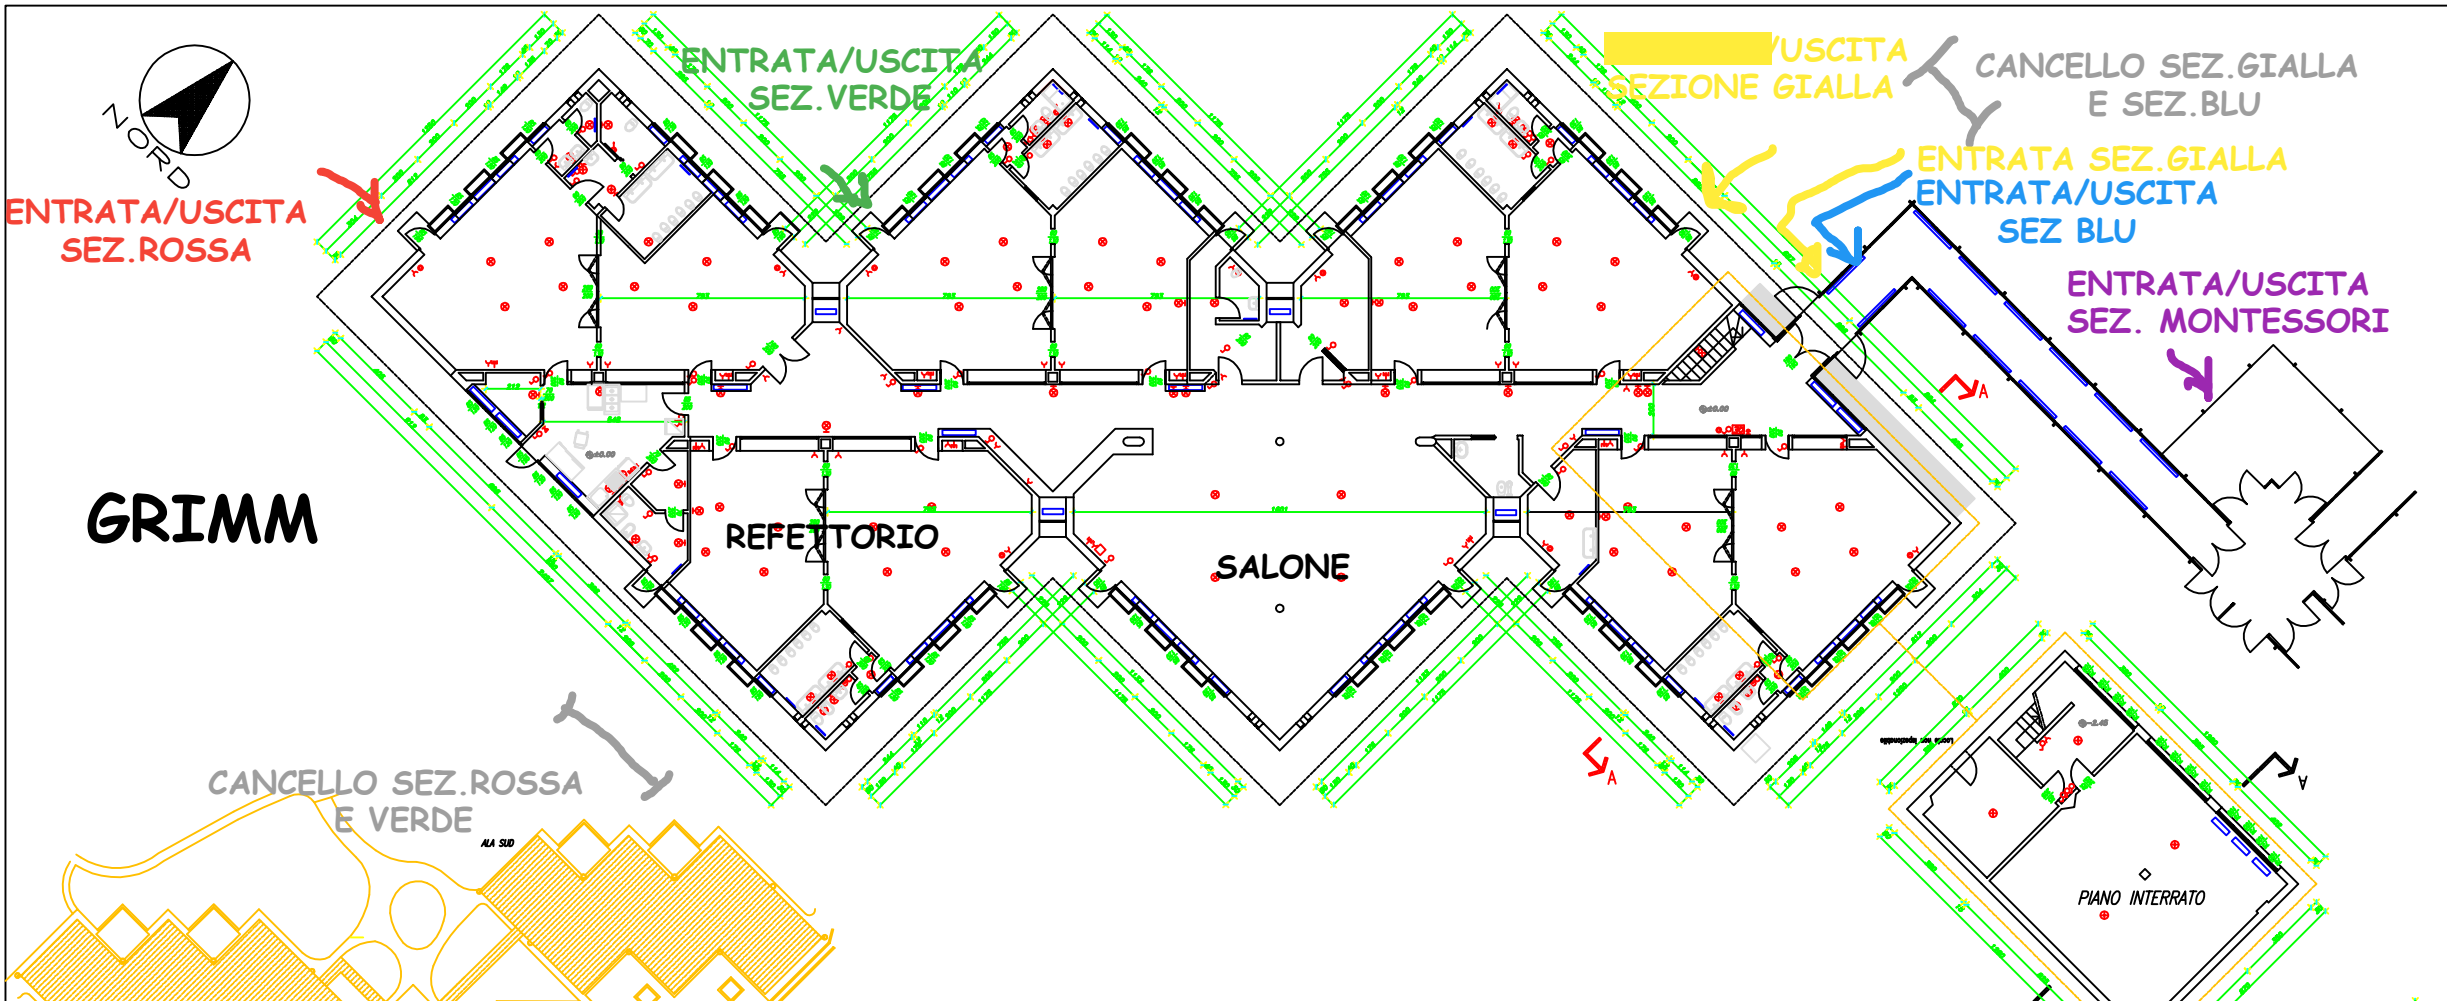

PLANIMETRIA - scala 1:200

CANCELLO SEZ. ROSSA E VERDE

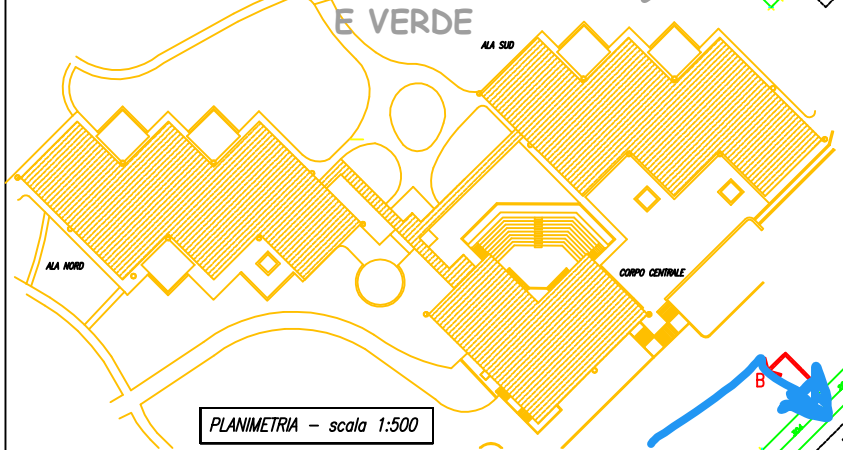


PLANIMETRIA - scala 1:500

ENTRATA/USCITA SEZ. BLU

CANCELLO SEZ. BLU

ENTRATA/USCITA SEZ. BLU E AZZURRA SOLO IN CASO MALTEMPO

ENTRATA/USCITA SEZ. AZZURRA

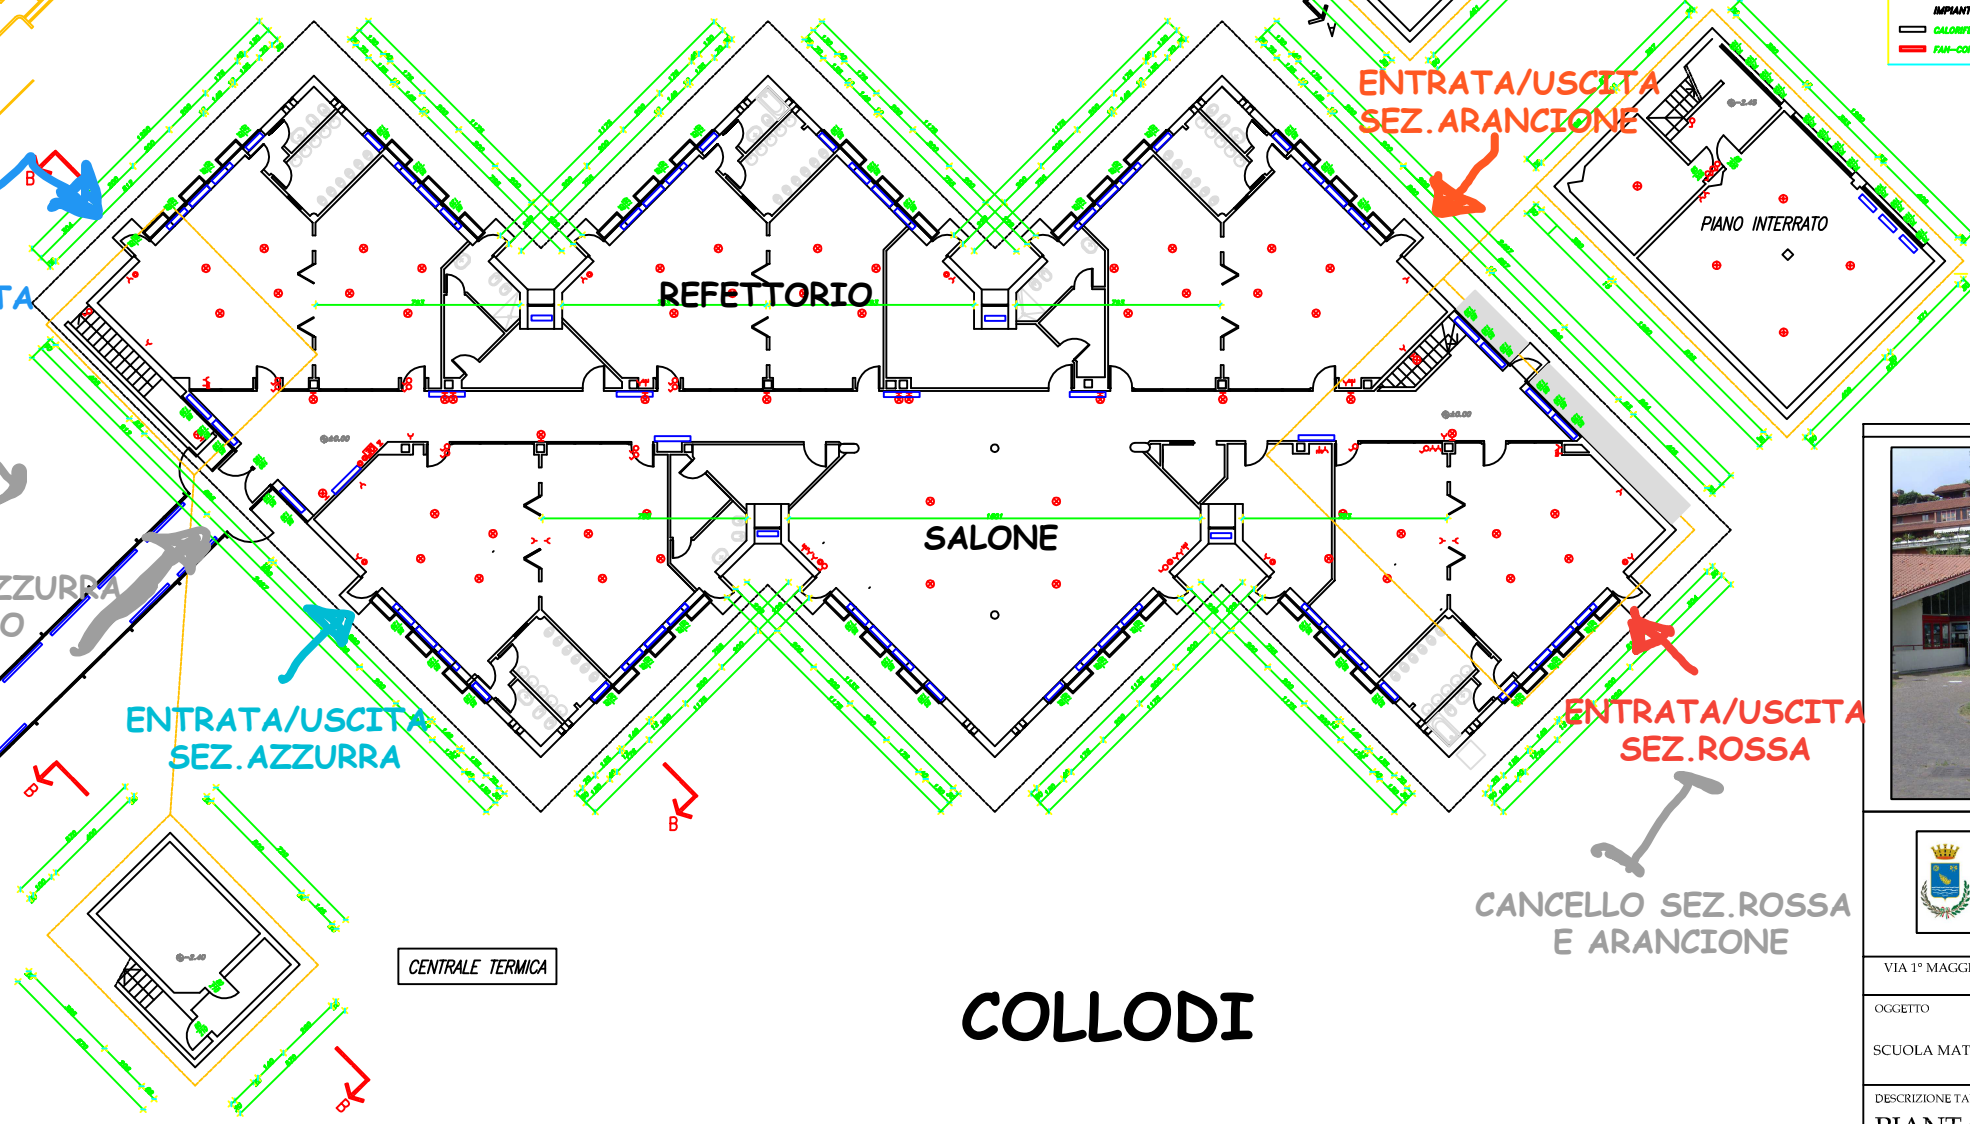

CENTRALE TERMICA

COLLODI

ENTRATA/USCITA SEZ. ARANCIONE

CANCELLO SEZ. ROSSA E ARANCIONE

LEGENDA IMPIANTI	
IMPIANTO ELETTRICO	IMPIANTO SICUREZZA
● INTERRUTTORE	■ ESTINGUERE
○ SEVATORE	■ LAMPA A PARETE
▲ PRESA SINGOLA	○ IDRANTE A COLONNA
▲ PRESA DOPPIA	■ USCITA DI SICUREZZA
▲ PRESA TRIPLA	■ ATTACCO AUTOPOMPA
▲ PRESA CON INTERRUTTORE	
▲ PRESA MICROFONO	IMPIANTO SANITARIO
▲ PRESA SCHIARO	● BOLLER
▲ PRESA TELEFONO	● FILETTA
▲ PRESA TV	● Doccia
■ QUADRO ELETTRICO	■ PIGNI
● PUNTO LUCE A SOFFITTO	■ BEVERINO
● PUNTO LUCE A PARETE	■ BEVERINO
● LUCE D'EMERGENZA	● DOTAZIONI DIVERSE
● LUCE D'EMERGENZA A PARETE	● PLUVIALE
■ CITTOFONO	■ ALTOPARLANTE
	■ CAMPANELLA
	■ RONGHATORE
	■ SIRENA
	■ ANEATTORE
IMPIANTO RISCALDAMENTO	
■ CALORIFERO	
■ FAN-COIL	



 Città di Segrate

VIA 1° MAGGIO (CAP 20090) - Tel.02/269021 - C.F.83503670156 - P.I.01703890150
www.comune.segrate.mi.it

OGGETTO	Tavola:
SCUOLA MATERNA di Milano Due	03
DESCRIZIONE TAVOLA	Scala:
PIANTA QUOTATA	1:100
ali nord & sud	Data:
	Febbraio 2008